



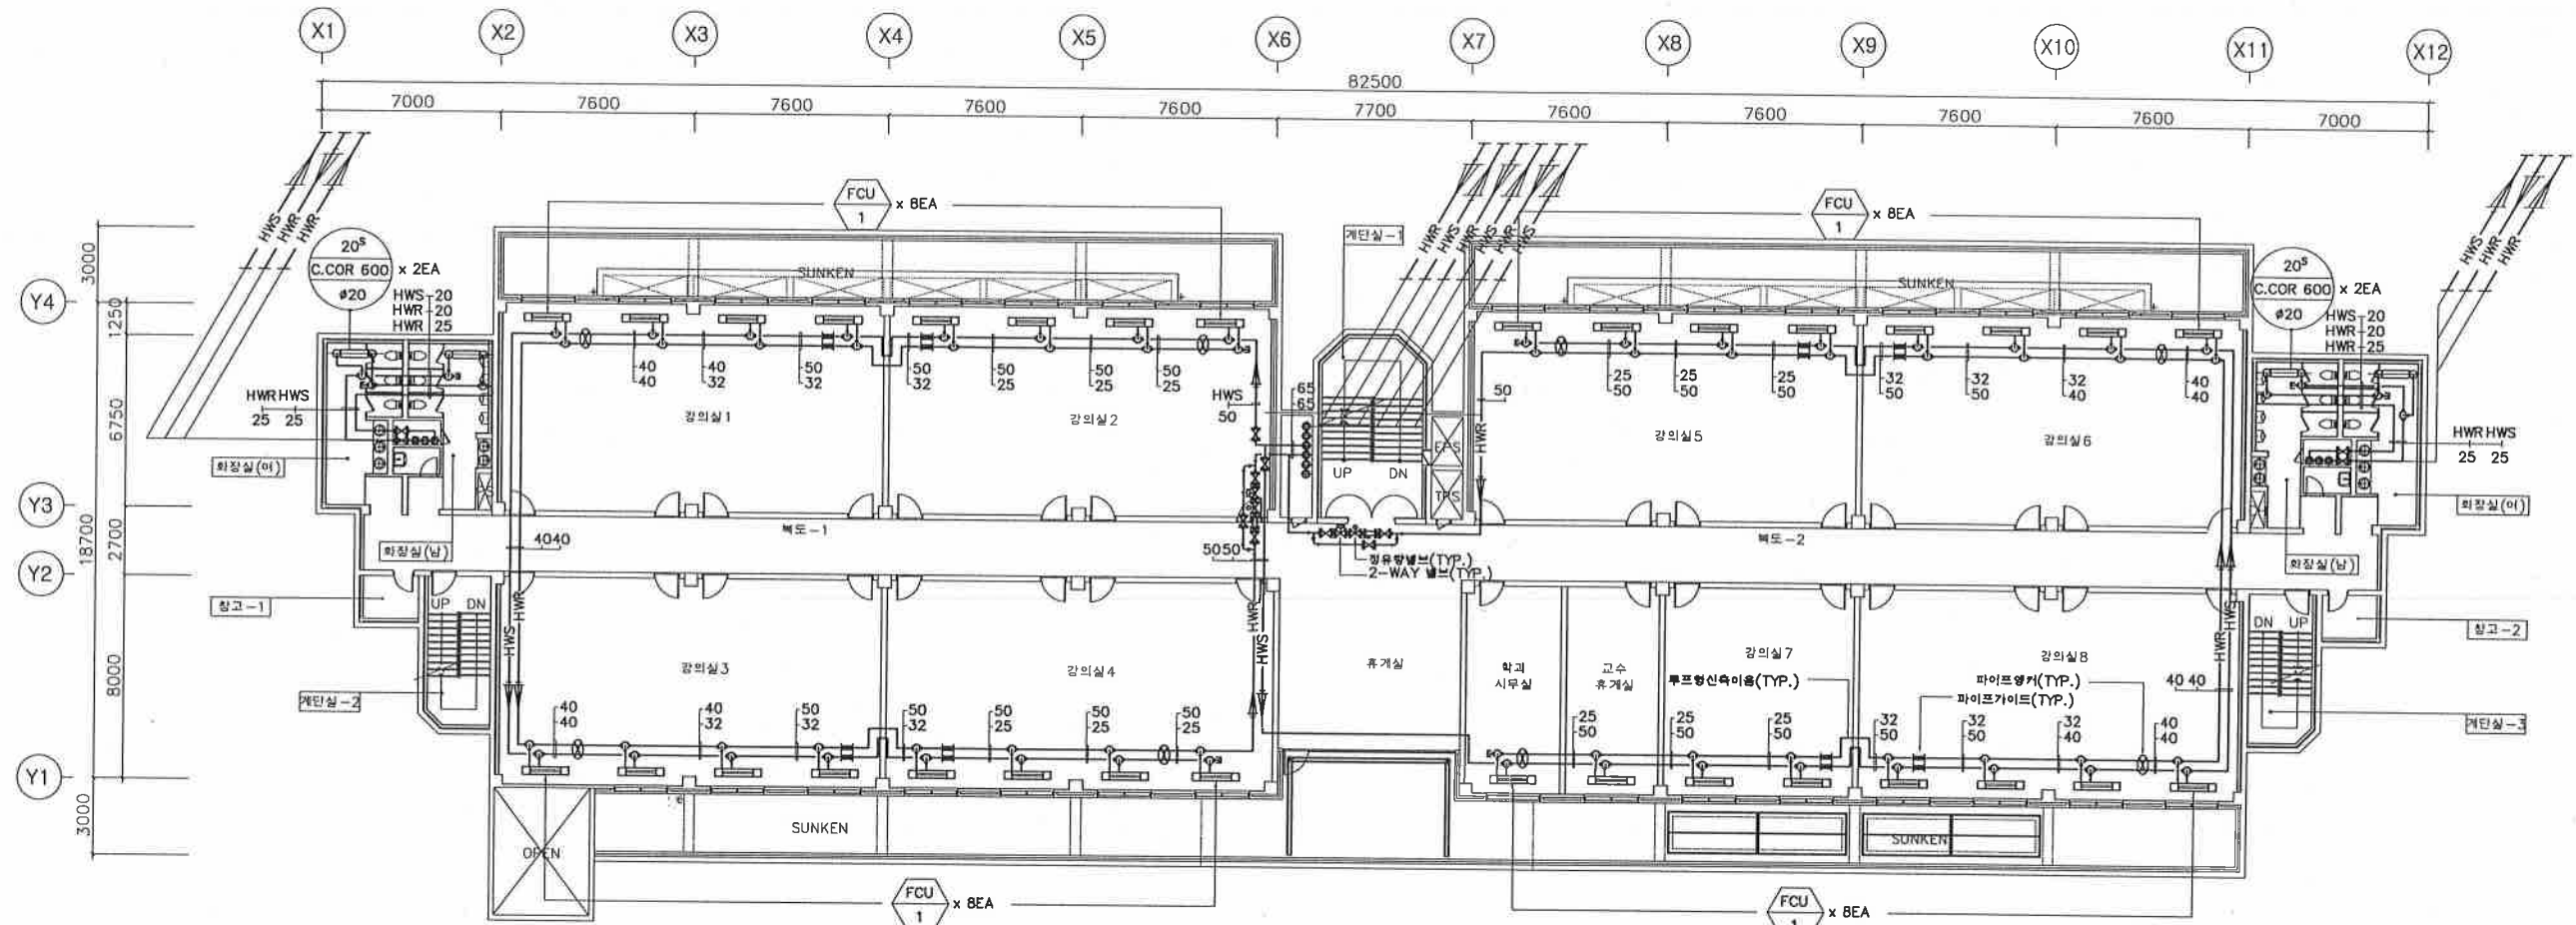

2 지하1층 난방배관 평면도
SCALE A1 : 1/150
A3 : 1/300

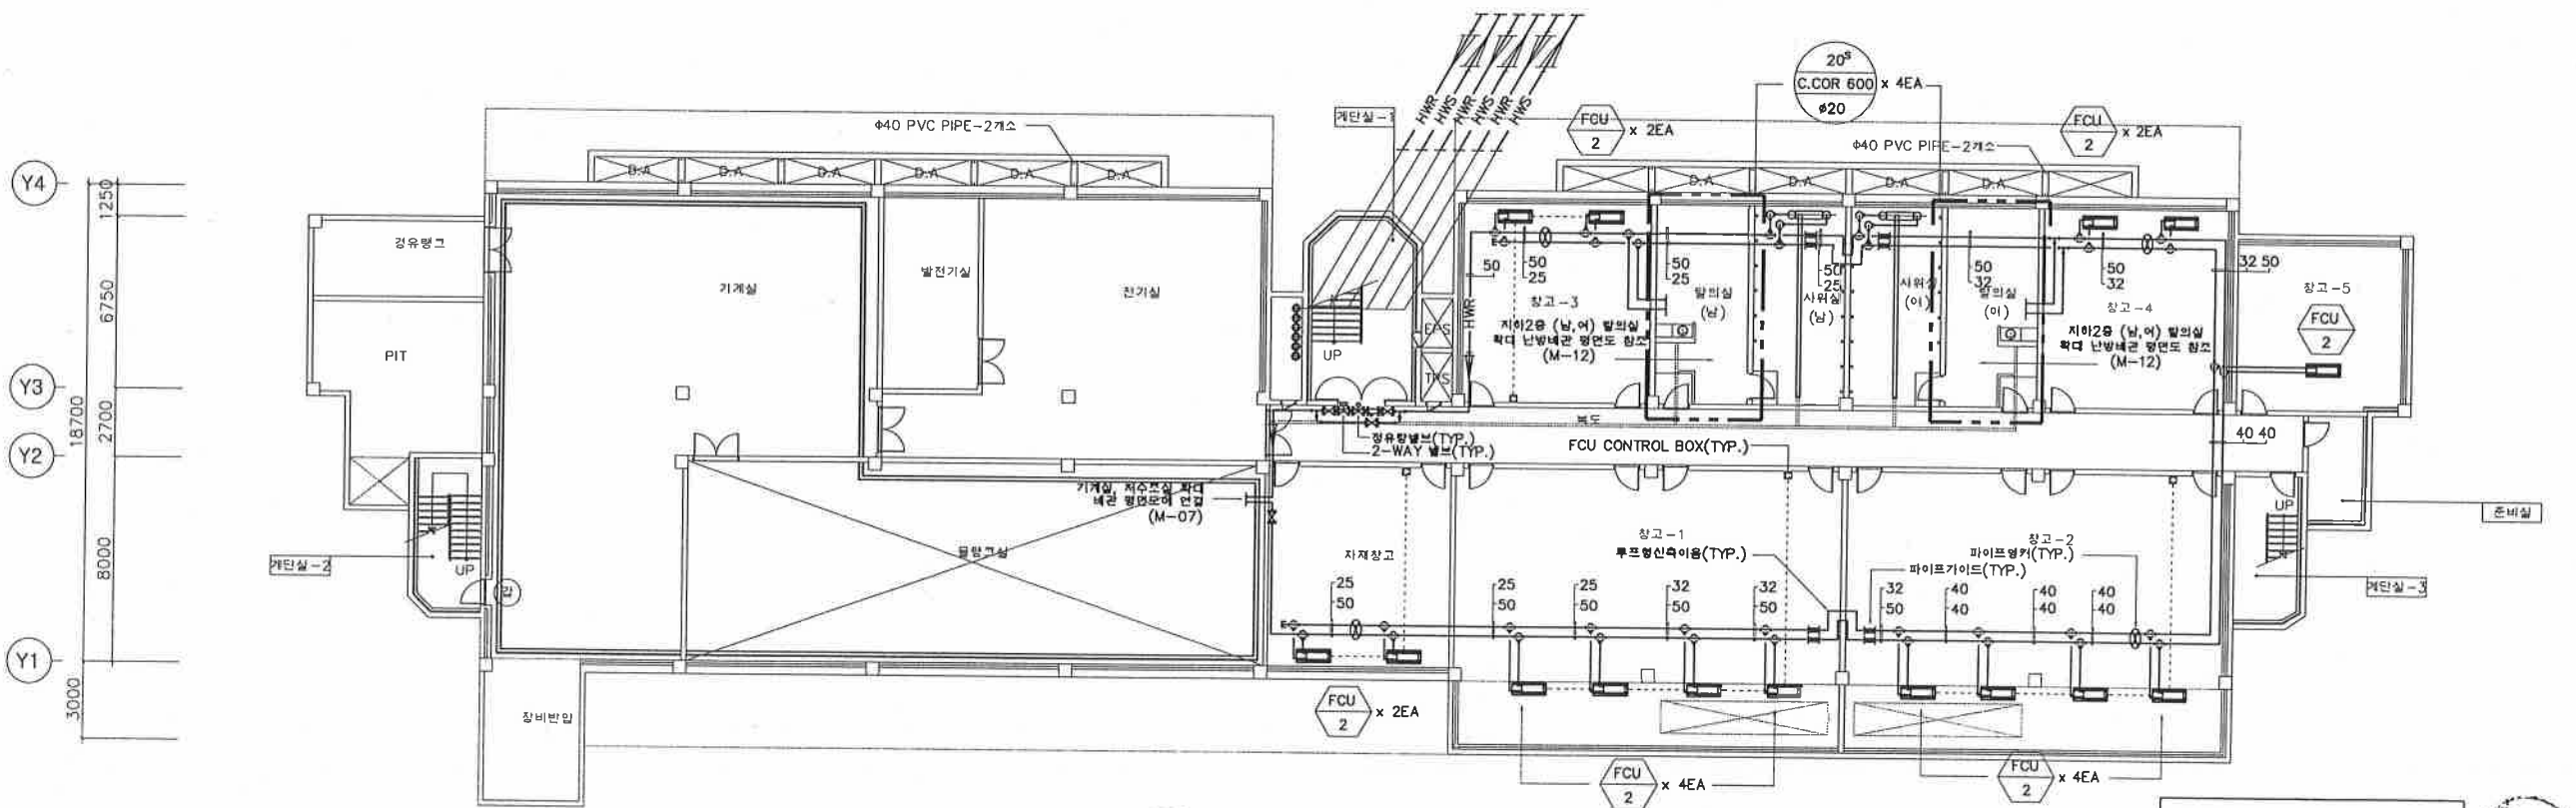

1 지하2층 난방배관 평면도
SCALE A1 : 1/150
A3 : 1/300

(주) 남도티이씨
건축기계설비기술사 이 정 근

NO.	DATE	REVISIONS	DRW.

Dalos
(주) 달로스건축사사무소
Dalos Architecture Inc.
TEL.02)6085-5632 FAX.02)6085-5633

PROJECT TITLE
웅지세무대학
기숙사동-3 증축공사

DRAWING TITLE
지하2층, 지하1층 난방배관 평면도

PROJECT NO.
PROJ. MANAGER
CHECKED BY
DRAWN BY K.B.D
DATE 2007.06
SCALE A1 1/150 A3 1/300